




平面図 (1)

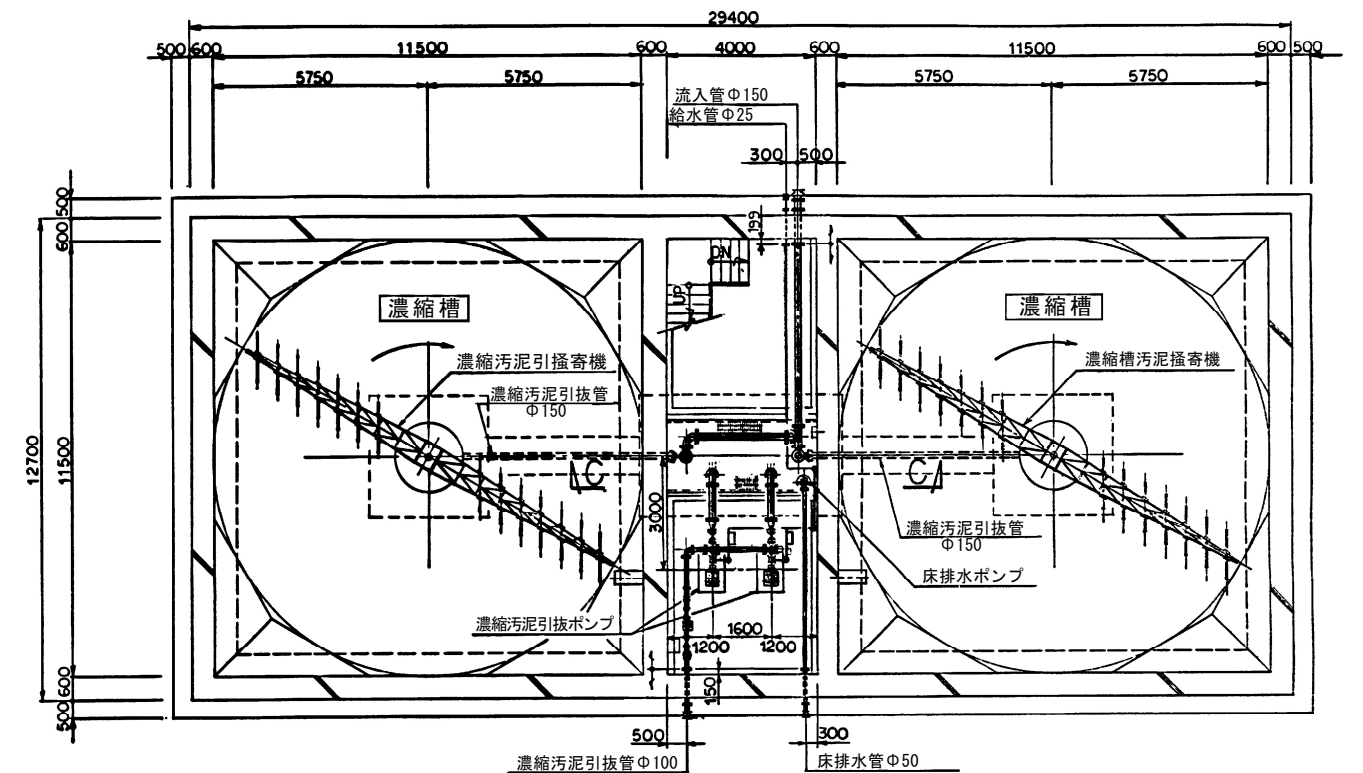


平面図 (2)

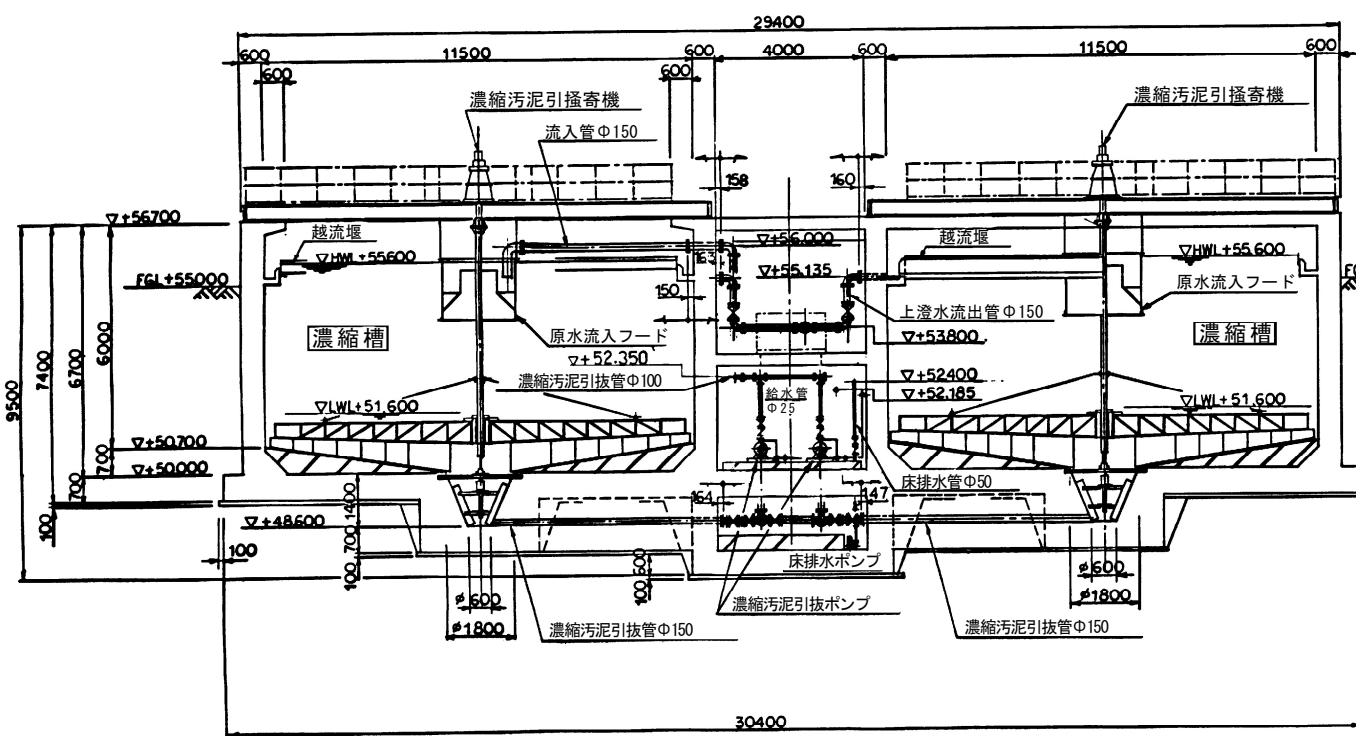


A - A 断面図

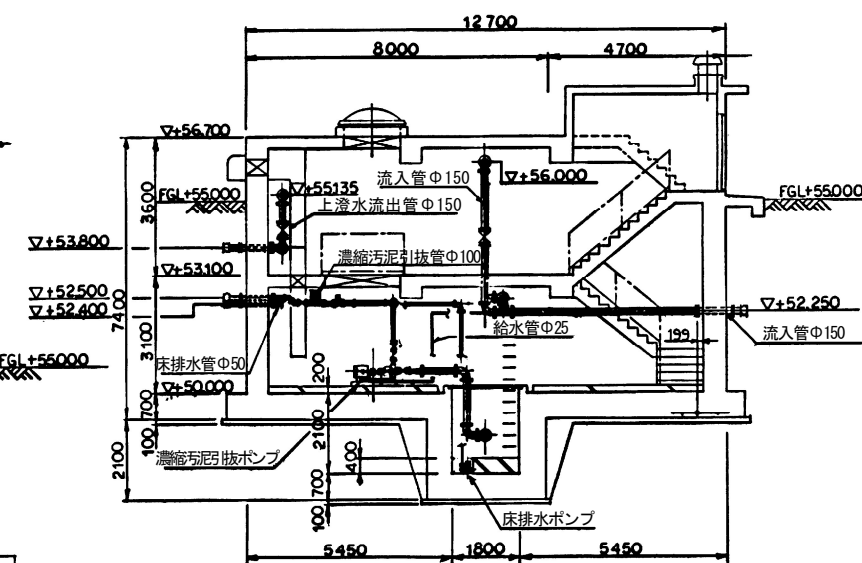

B - B 断面図

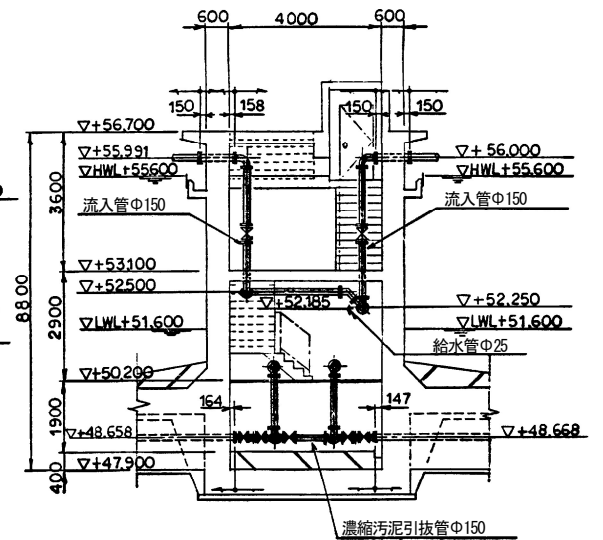

C - C 断面図

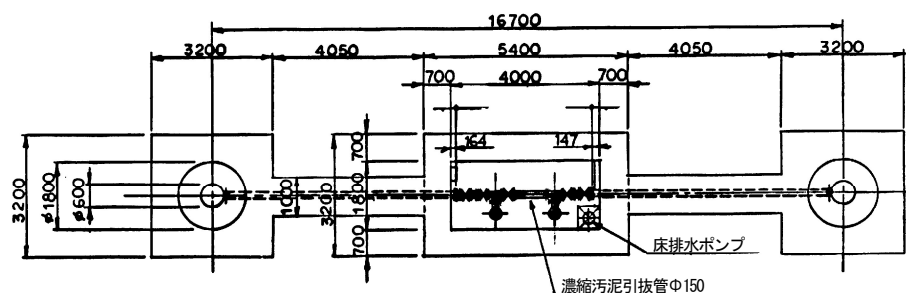

平面図 (3) (底部)

委託名称	浄水場運転管理業務委託		
図面名称	大多喜浄水場濃縮槽ポンプ設備配置配管図		
委託番号	浄委2025第14号	整理番号	
縮尺		図面枚数	17 葉中 13
完成	令和 年 月 日		
委託業者	南房総広域水道企業団		
課長		担当	